
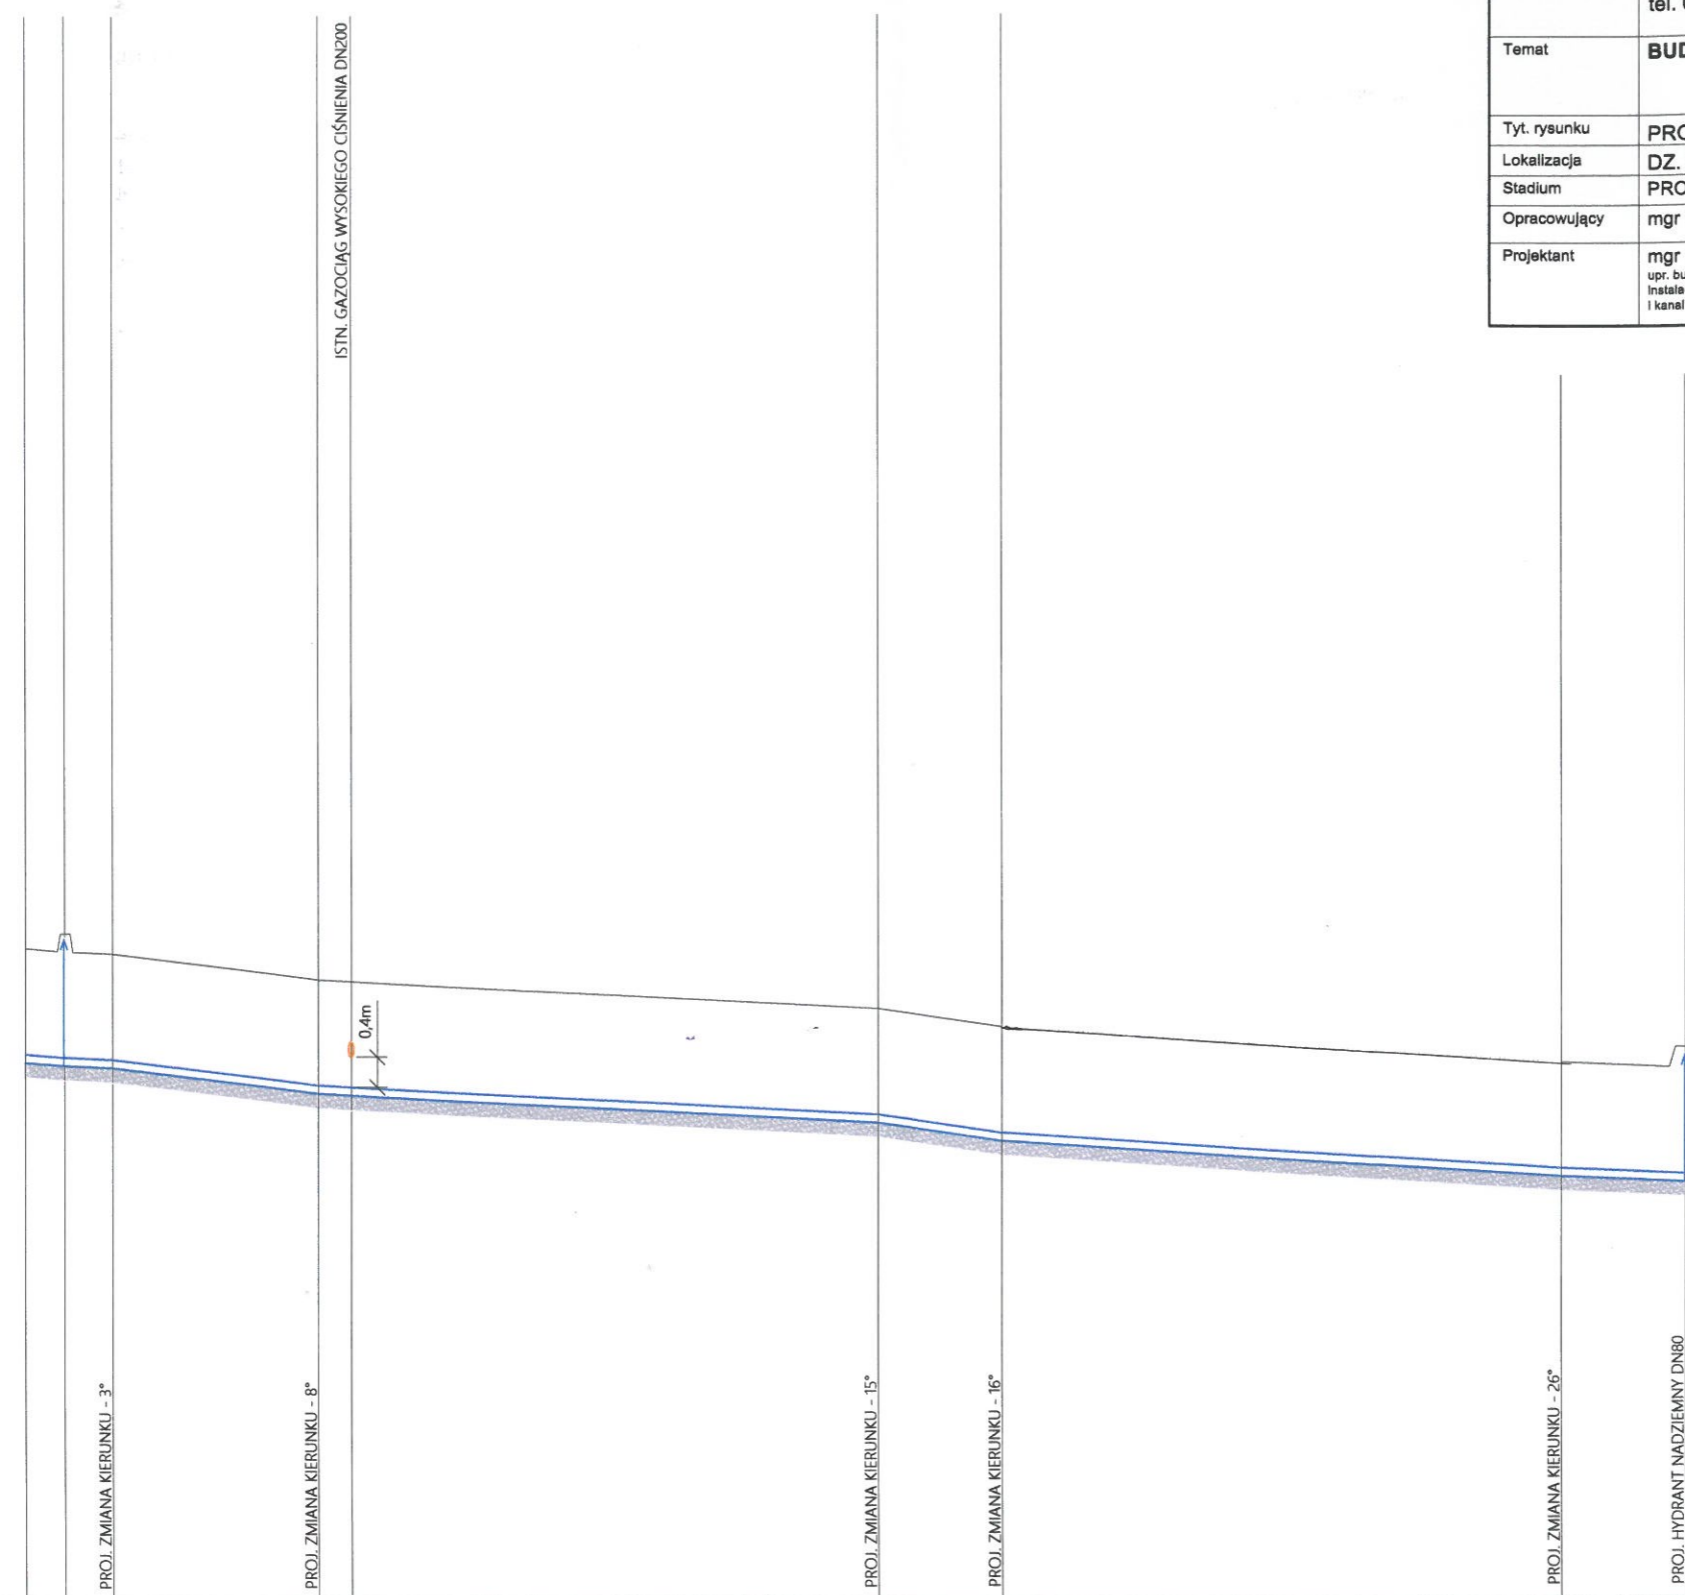


Jednostka projektowa	PROBIT MARLENA BITTNER UL. MARII DĄBROWSKIEJ 26/34, 33-100 TARNÓW tel. 665-210-755, e-mail: marlenabittner.m@gmail.com	Rysunek nr. 32-800 BRZESKO ul. Głociszewskiej 51 S-01
Temat	BUDOWA SIECI WODOCIĄGOWEJ PEØ110	
Tyt. rysunku	PROFIL PODŁUŻNY SIECI WODOCIĄGOWEJ	
Lokalizacja	DZ. NR 303, 300/1, 300/2 SZCZEPANÓW, GM. BRZESKO	
Stadium	PROJEKT BUDOWLANY	Branża: SANITARNA
Opracowujący	mgr inż. EWELINA PTAK	Podpis: <i>[Signature]</i> Skala: 1:100/500
Projektant	mgr inż. MARLENA BITTNER <small>upr. bud. do projektowania w szczególności instalacyjnej w zakresie sieci, instalacji i urządzeń ciepłych, wentylacyjnych, gazowych, wodociągowych i kanalizacyjnych bez ograniczeń Nr ewid. MAP/0296/PBS/15</small>	Podpis: <i>[Signature]</i> Data: 08.2019

**mgr inż. Kamil Czernecki**  
 Uprawnienia budowlane do projektowania i kierowania robotami budowlanymi bez ograniczeń w spec. instalacyjnej w zakresie sieci, instalacji i urządzeń ciepłych, wentylacyjnych, gazowych, wodociągowych i kanalizacyjnych.  
 Upr. bud. nr ewid. MAP/0224/PWOS/14  
*Sprawdzonej*

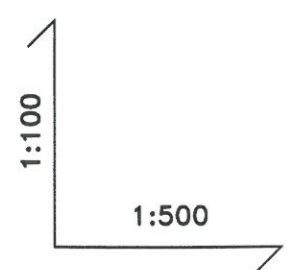

P.POR. 225.00[mnppm]

RZĘDNE TERENU ISTN. [mnpm]	233.67	233.63	233.60	233.25	232.85	232.60	232.10	232.03
RZĘDNE DNA RUROCIĄGU [mnpm]	232.16	232.12	232.09	231.74	231.34	231.09	230.59	230.52
GŁĘBOKOŚCI [mppt]	1.51	1.51	1.51	1.51	1.51	1.51	1.51	1.51
SPADKI / MATERIAŁ [%]	1.54%	0.94%	2.57%	1.08%	3.01%	1.35%	0.85%	
ODLEGŁOŚCI, DŁUGOŚCI [m,mb]	0.00	2.60	3.20	13.60	19.40	37.10	56.50	8.30
OZNACZENIA	W1	Hp1	3	8	15	16	26	Hp2
HEKTOMETRY [hm]	0	1	1+10					

UWAGA:  
 Przed przystąpieniem do robót dokonać inwentaryzacji istniejącej sieci wodociągowej oraz pozostałego uzbrojenia podziemnego