

NINIEJSZYM PROJEKT BUDOWLANY
ZATWIERDZA SIĘ
I UDZIELA SIĘ POZWOLENIA NA BUDOWĘ

sieci wodociągowej w msc Sufczyn
na dz nr 654/2, 655/2, 661/2
1367, 659/1, 658/5

Decyzją nr 459/2020 z dnia 02.11.2020
Znak: ABR.6740.447.2020.jr

Z up. STAROSTY


Fidelus
mgr Joanna Fidelus
Inspektor w Wydziale Architektury,
Budownictwa i Rozwoju Powiatu

Poświadczam za zgodność mapy
wykorzystanej w niniejszym projekcie
z oryginałem mapy zasadniczej
o identyfikatorze P.1202.2019.2898 wydanej
z państwowego zasobu geodezyjnego
i kartograficznego w dniu 23.10.2019r.

mgr inż. Bartosz Dzwonek
Uprawnienia budowlane do projektowania
bez ograniczeń w spec. obs. instalacyjnej w zakresie
sieci, instalacji urządzeń wentylacyjnych, gazowych,
wodociągowych i kanalizacyjnych
Nr ewid. MAP/0306/PBS/15

STAROSTA BRZESKI
REJONOWE PRZEDSIĘWZIENIE
WODOCIĄGÓW I KANALIZACJI
W BRZESKU SPÓŁKA Z O.O.
32-800 Brzesko ul. Solskiego 13
tel. 14 66 28 510 14 66 26 541
tel./fax 14 66 26 511
NIP 659-086-30-31 REGON 850233890

Uspodniiono pismem
z dnia 14.08.2020 r
Nr RP.U.K/1/578/2020

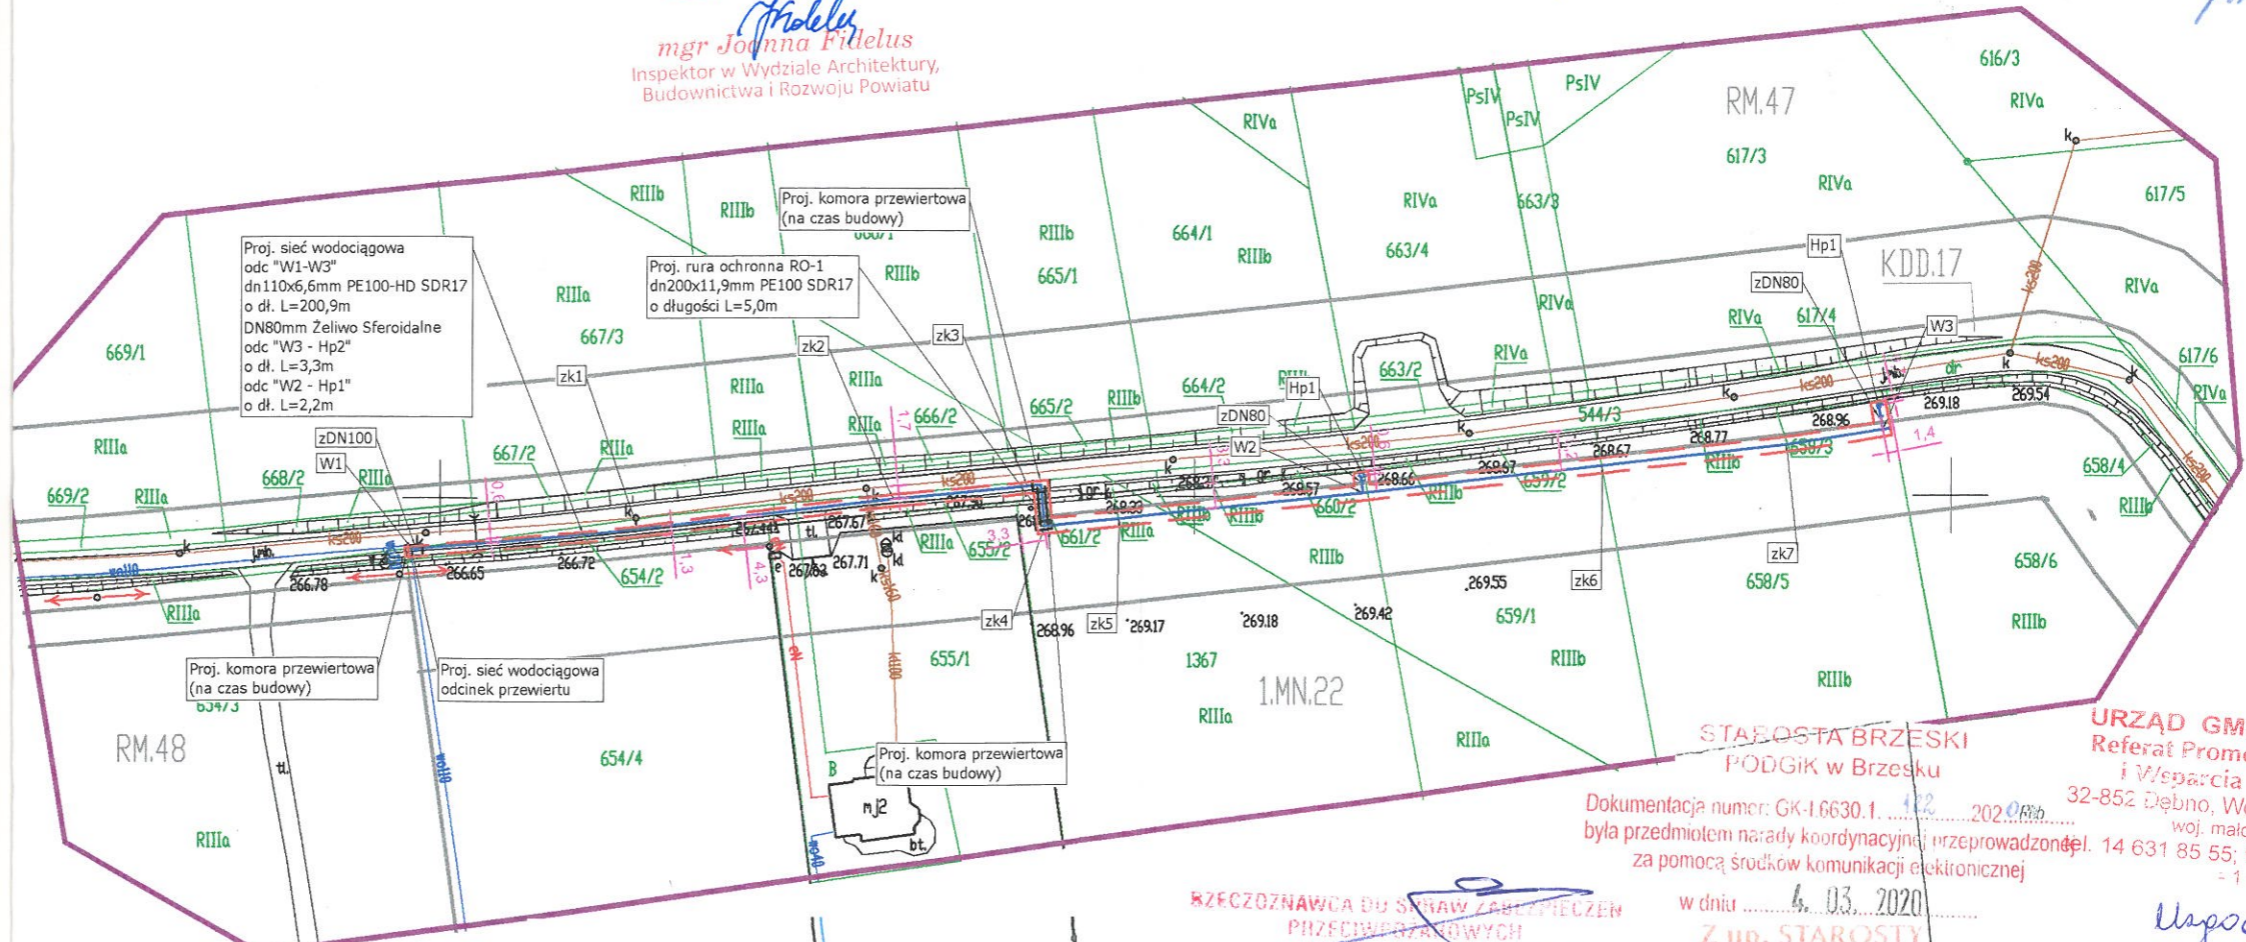

Proj. sieć wodociągowa
odc "W1-W3"
dn110x6,6mm PE100-HD SDR17
o dł. L=200,9m
DN80mm Żeliwo Sferoidalne
odc "W3 - Hp2"
o dł. L=3,3m
odc "W2 - Hp1"
o dł. L=2,2m

Proj. rura ochronna RO-1
dn200x11,9mm PE100 SDR17
o długości L=5,0m

Proj. komora przewiertowa
(na czas budowy)

Proj. sieć wodociągowa
odcinek przewiertu

Proj. komora przewiertowa
(na czas budowy)

STAROSTA BRZESKI
PODGIK w Brzesku
URZĄD GMINY DĘBNO
Referat Promocji, Rozwoju
i Wspierania Inwestycji
32-852 Dębno, Wola Dębińska 240
woj. małopolskie
tel. 14 631 85 55; fax 14 665 87 22

Dokumentacja numer: GK-I.6630.1. 300 2020
była przedmiotem narady koordynacyjnej przeprowadzonej
za pomocą środków komunikacji elektronicznej

RZECZYZNOAWCA DO SPRAW ZABEZPIECZEN
PRZECIWOPOŻAROWYCH

w dniu 03.10.2020
Z up. STAROSTY

Uspodniiono
pismem
6.10.2020
Katarzyna Mylińska

STAROSTA BRZESKI
PODGIK w Brzesku
Dokumentacja numer: GK-I.6630.1. 300 2020
była przedmiotem narady koordynacyjnej przeprowadzonej
za pomocą środków komunikacji elektronicznej
w dniu 22.07.2020
Z up. STAROSTY
podpis przewodniczącego narady
Klara Obal
INSPEKTOR
w Wydziale Geodezji i Kartografii

08.10.2020
Zgodność projektu z wymaganiami ochrony przeciwpożarowej
stwierdzam z uwagami:

Poświadczam, że niniejszy dokument został opracowany w wyniku
przebiegu geodezyjnych i kartograficznych prac i posiada wszystkie
wymagane dane techniczne i materiały państwowego zasobu
geodezyjnego i kartograficznego

STAROSTA BRZESKI
P.1202.2019.2898
23. PAZ. 2019
Z up. STAROSTY
mgr inż. *Malgorzata Jedryka-Golęb*
PODINSPEKTOR
w Wydziale Geodezji i Kartografii

		ul. Główna 26, 33-100 Tarnów Tel: 602-827-549 e-mail: dzwonek@wp.pl www.projekty-sanitarne.net nip: 656-218-03-87	
Nazwa opracowania: 7189300 5535300			
Budowa sieci wodociągowej w miejscowości Sufczyn, gmina Dębno			
Zakres inwestycji: dz. nr: 654/2, 655/2, 661/2, 1367, 659/1, 658/5			
obsęb: Sufczyn			
Adres obiektu:	Miejscowość: SUFCZYN	Powiat: BRZESKI	Województwo: MAŁOPOLSKIE
Stadium:	PROJEKT BUDOWLANY		Data: 08.2020
Branża:	SANITARNA		Skala: 1:1000
Projektant:	mgr inż. Bartosz DZWONEK	Uprawnienia budowlane nr: MAP/0306/PBS/15 Specjalność INSTALACYJNA	Podpis: <i>[Signature]</i>
Sprawdzający:	mgr inż. Daniel JUREK	Uprawnienia budowlane nr: MAP/0445/POOS/11 Specjalność INSTALACYJNA	Podpis: <i>[Signature]</i>
Tytuł rysunku:	PROJEKT ZAGOSPODAROWANIA TERENU		Numer rysunku: 1

rozgraniczające tereny o różnym przeznaczeniu
zkraczalna inia zabudowy