


X=5540600
Y=7482850

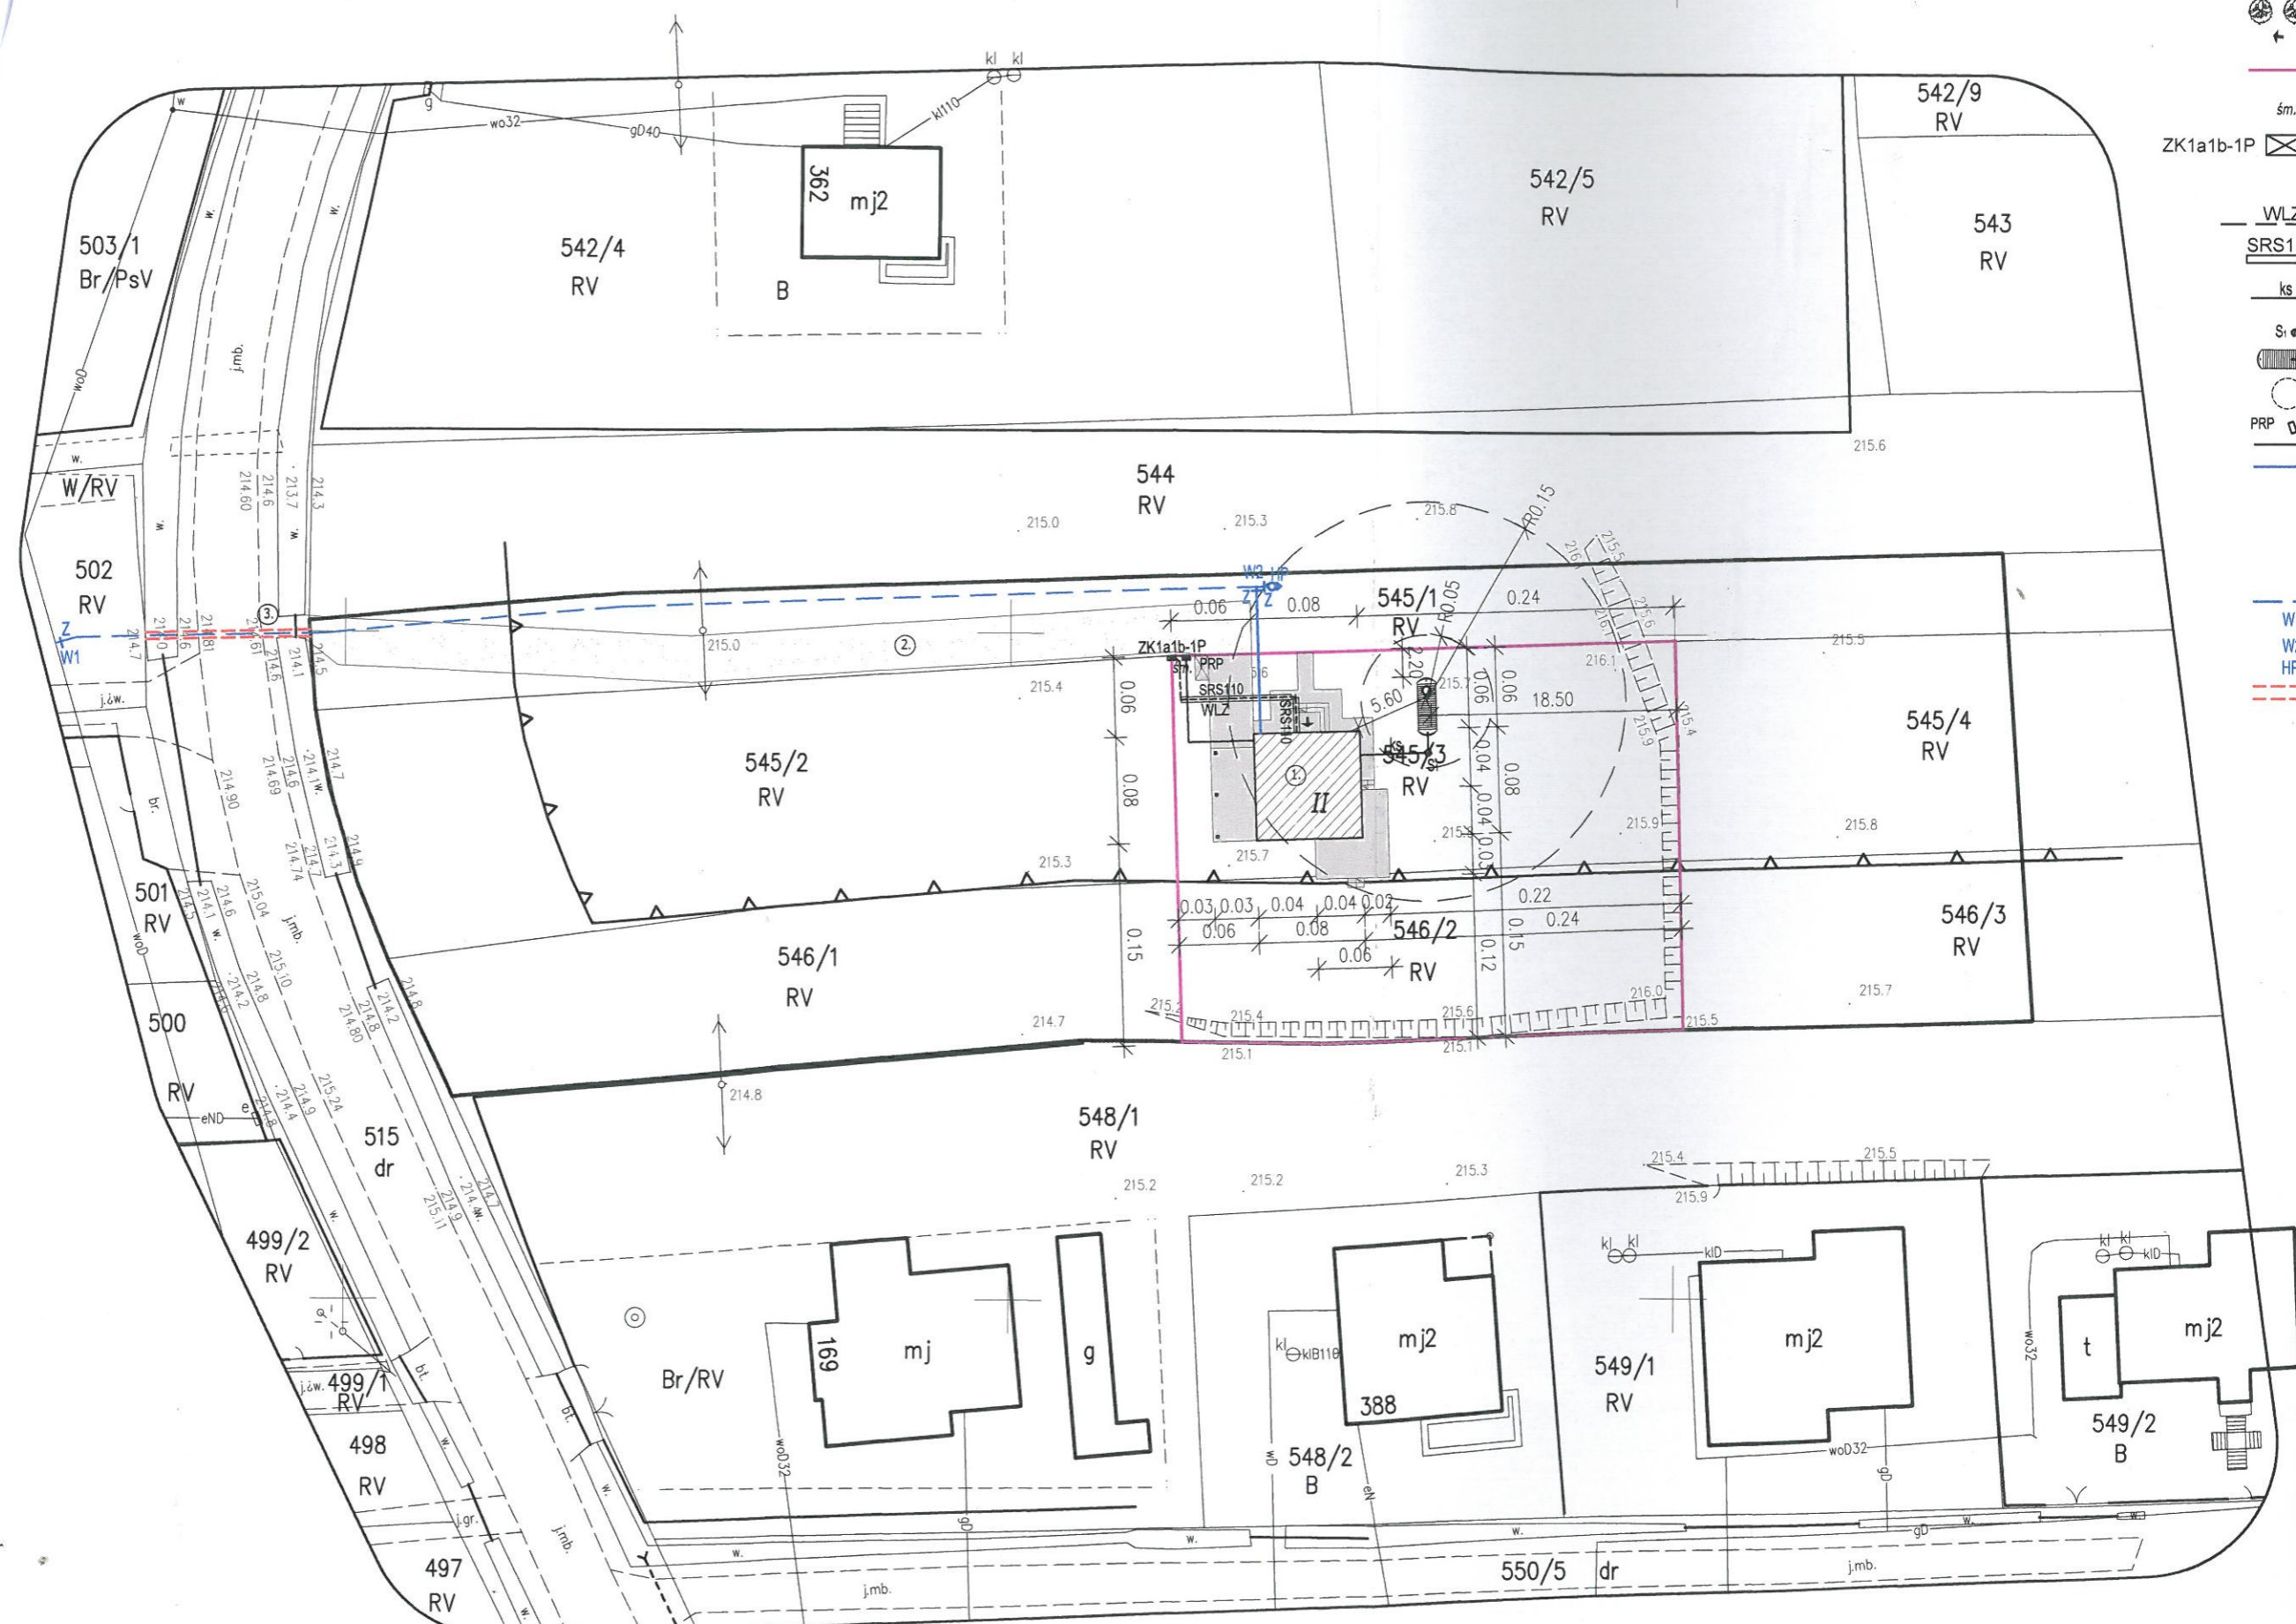

Legenda

- proje
- terer
- terer
- ziele
- wej
- grai
- śm. miej:
- Zest opr
- Gesi
- przy
- Proj.
- Rura
- ks prop
- S1 stud
- proj
- obsz
- PRP prop
- prop
- prop
- 1. proje
- 2. proje
- 3. jstnie
- W1 projekto
- W2 projekto
- HP projekto
- projek

X=5
Y=7

wana zabudowa
 rzdony - kostka betonowa
 rzdony - nawierzchnia żwirowa
 ednia urządzona
 e do budynku
 działki
 romadzenia odpadów stałych
 przyłączeniowo - pomiarowy ZK1a1b-1P (wg odrębengo
 ania w zakresie przyłączenia realizowanego przez
 sieci energetycznej po podpisaniu umowy
 eniowej)
 icznikowa linia kablowa - YKXS 4x16
 ronna SRS110
 wana trasa instalacji kanalizacji sanitarnej Ø160PVC
 ka kanalizacyjna Ø425PVC
 wany zbiornik na nieczystości ciekłe o poj. 8m³
 dździałania zbiornik na nieczystości ciekłe o poj. 8m³
 wana lokalizacja punktu redukcyjno - pomiarowego
 wana trasa instalacji gazowej
 wana trasa przyłącza wodociągowego Ø40PE
 any budynek mieszkalny jednorodzinny
 any dojazd do działki - nawierzchnia żwirowa - dojazd
 onany wg odrębnego postępowania administracyjnego
 zjazd z drogi gminnej - dz. nr 515
 a budowa sieci wodociągowej Ø110PE, L=90m
 y węzeł wodociągowy nr 1
 y węzeł wodociągowy nr 2
 any podziemny hydrant przeciwpożarowy
 ana rura ochronna

wg odrębnego postępowania

PAŃSTWOWE GOSPODARSTWO WODNE
Wody Polskie
NADZÓR WODNY BRZESKO
 32-800 Brzesko, ul. T. Kościuszki 33
 NIP: 527-282-56-16 REGON: 368302575

Uzgodnia się pozytywnie projekt
 zagospodarowania dz. nr. 502, 515, 545/1
 w msc. Białdolinie Radłowskie zgodnie
 z pismem zwłh KR.2.2.4361.83.2021.AK
 z dnia 26.03.2021r.

KIEROWNIK
 Nadzoru Wodnego w Brzesku

 Bogdan Muskata

± 0,00 = 216,10 m n. p. m.

Bilans terenu:

powierzchnia działki 545/3 - RV	635,00 m ²
powierzchnia działki 546/2 - RV	474,00 m ²
razem powierzchnia działek	1 109,00 m ²
pow. zabudowy proj. budynku mieszkalnego jednorodzinnego	84,47 m ²
pow. dojazdu do działki - nawierzchnia żwirowa	247,77 m ²
pow. utwardzona - nawierzchnia z kostki betonowej	80,52 m ²
powierzchnia trawników zw. z inwestycją	215,01 m ²
powierzchnia terenu zielonego	729,00 m ²
powierzchnia terenu wyłączenia z produkcji rolnej - dz. nr 545/3	338,30 m ²
powierzchnia terenu wyłączenia z produkcji rolnej - dz. nr 546/2	41,70 m ²
powierzchnia terenu wyłączenia z produkcji rolnej łącznie	380,00 m ²
udział powierzchni zabudowy w działce	7,62 %

Legenda:

- nieprzekraczalna linia zabudowy
- linia rozgraniczająca teren inwestycji

Poświadczam się, że niniejszy dokument został opracowany w wyniku prac geodezyjnych i kartograficznych, których rezultaty zawiera operat techniczny wpisany do ewidencji materiałów państwowego zasobu geodezyjnego i kartograficznego

Organ prowadzący państwowy zasób geodezyjny i kartograficzny	STAROSTA TARNOWSKI
Identyfikator ewidencyjny materiału zasobu - operatu technicznego	P.1216.2019.4064
Data wpisania operatu technicznego do ewidencji materiałów zasobu	03 LIP. 2019 Z up. STAROSTY
Imię, nazwisko i podpis osoby reprezentującej organ	mgr inż. Bartoś Borczyk STAROZNAWCA w Wydziale Geodezji

Za zgodność z oryginałem kopii mapy zasadniczej do celów projektowych wpisanej do państwowego zasobu geodezyjnego i kartograficznego w dniu 03.07.2019 r. i zaewidencjonowanej pod numerem P.1216.2019.4064.

Nr ark.mapy: 7.124.18.25.1.4 7.124.18.25.3.2	MAPA DO CELÓW PROJEKTOWYCH SKALA 1 : 500 układ odniesienia: "2000" poziom odniesienia: "Kronsztadt 60" zaktualizowana w terenie wg stanu z dnia 06.06.2019 r.	WYKONAWCA Firma »STUMER« Tadeusz Padło 33-100 Tarnów, ul. Prostopadła 9b NIP 873-106-46-97 REGON 120315050 tel. 695-117-277 GEODETA UPRAWNIONY mgr inż. Bartoś Piwek nr upr. 19851 Tarnów, dnia 10.06.2019r.
województwo: małopolskie powiat: tarnowski jedn. ewid.: 121613_5, Wojnicz—obszar wiejski obręb: 0001 Białdolinie Radłowskie miejscowość: Białdolinie Radłowskie działka nr: 545/3, 546/2 i inne ID: 6640.2789.2019		

W KW prowadzonej dla działek 545/3, 546/2 brak informacji o obciążeniu służebności gruntów?

OBIEKT:	BUDOWA SIECI WODOCIĄGOWEJ NA DZ. NR 502, 515, 545/1, OBR. 0001 BIAŁDOLINY RADŁOWSKIE, JEDN. EWIDENCYJNA WOJNICZ [121613_5].	
ADRES OBIEKTU:	DZ. NR EWID. 502, 515, 545/1, OBRĘB [0001] BIAŁDOLINY RADŁOWSKIE, GMINA WOJNICZ [121613_5].	
NAZWA PROJEKTU:	BUDOWA SIECI WODOCIĄGOWEJ Ø110PE.	STADIUM PB
NAZWA RYSUNKU:	PROJEKT ZAGOSPODAROWANIA TERENU.	SKALA: 1:500
PROJEKTOWAŁ:	mgr inż. Piotr Serafin Uprawnienia budowlane do projektowania bez ograniczeń w specjalności instalacyjnej w zakresie sieci i instalacji sanitarnych Nr ewid. MAP/0438/POOS/09	BRANŻA SANITARNA
SPRAWDZIŁ:	inż. Marek Brenneisen Projektant w specj. instalacyjno-inżynierskiej w zakresie sieci i instalacji sanitarnych Nr upr. GT.III-63-8/76 33-300 Nowy Sącz, ul. Batorego 56/30	PAŹDZIERNIK 2020
		NR RYS.: 1

BIURO PROJEKTOWE "PROINSTAL08" SP. J.,
 UL. NAWOJOWSKA 129E, 33-300 NOWY SĄCZ,
 TEL: (18) 443-94-80, E-MAIL: BIURO@PROINSTAL08.PL
 NIP: 734-349-16-04 REGON: 121524117

Za zgodność z oryginałem
 mgr inż. Piotr Serafin
 Uprawnienia budowlane do projektowania bez ograniczeń w specjalności instalacyjnej w zakresie sieci i instalacji sanitarnych Nr ewid. MAP/0438/POOS/09