


NOWE PRZEDSIĘBIORSTWO
WODOCIĄGÓW I KANALIZACJI
BRZESKU SPÓŁKA Z O.O.
800 Brzesko, ul. Sołskiego 13
tel. 14 66 26 510; 14 66 26 541
tel./fax 14 66 26 511
869-000-30-31 REGON 850233890

*uzgodniono przedmiot
RPWIK/17/357/1/2023/KP
dnia 8. lutego 2023 r.*

Inspektor ds. technicznych

mgr inż. Krzysztof Przybyło

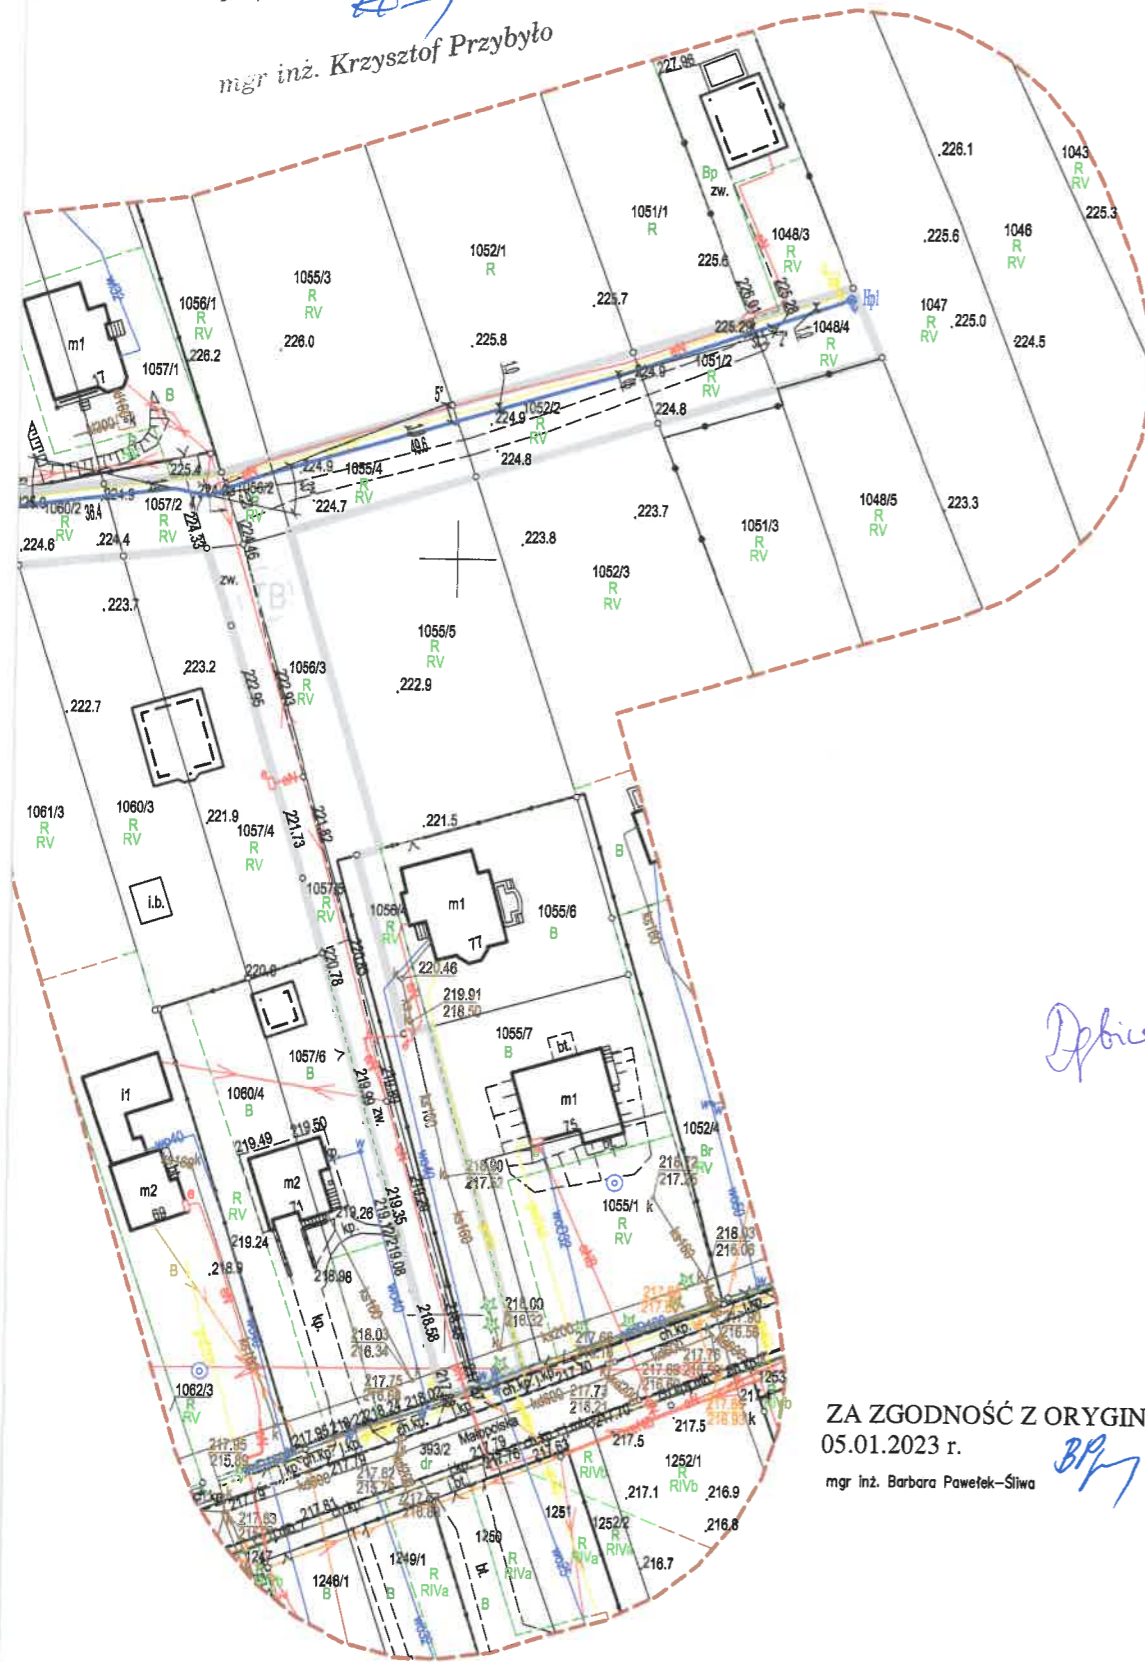

STAROSTA BRZESKI
32-800 BRZESKO
ul. Głowackiego 51
- 23 -

7475400
5538800

LEGENDA:

	ISTNIEJĄCA SIEĆ WODOCIĄGOWA Ø110 PE RC
	PROJEKTOWANA SIEĆ WODOCIĄGOWA Ø110 PE RC L=144,3m
	PROJEKTOWANY HYDRANT DN80
	WŁĄCZENIE DO ISTN. SIECI WODOCIĄGOWEJ
	PROJ. PRZEPIĘCIE ISTN. PRZYŁĄCZA DO NOWEJ SIECI - NAWIERTKA

*uzgodniono powyższe projekt
sieci wodociągowej
20.02.2023*

GŁÓWNY SPECJALISTA
Paweł Sumara

Urząd Miejski
W BRZESKU
32-800 Brzesko, ul. Głowackiego 51
tel. 14 68 63 100, fax 14 66 30 545
-38-

RZECZOZNAWCA DO SPRAW
ZABEZPIECZEŃ PRZECIWOŻARC
mgr inż. Jacek Pawłowski nr upr. 491
dnia *31.01.2023 r.*
Zgodność projektu z wymaganiami
ochrony przeciwpożarowej stwierdzam
bez uwag *Z uwagami*

ZA ZGODNOŚĆ Z ORYGINAŁEM:
05.01.2023 r.
mgr inż. Barbara Pawełek-Siwa

Obiekt:		BUDOWA ODCINKA SIECI WODOCIĄGOWEJ NA DZIAŁKACH NR 1062/2, 1061/2, 1060/2, 1057/2, 1056/2, 1055/4, 1052/2, 1051/2, 1048/4 W M. JADOWNIKI, GMINA BRZESKO.	
Temat rysunku:			
PROJEKT ZAGOSPODAROWANIA TERENU.			
Identyfikator działek:	120202_5.0002.1062/2, 120202_5.0002.1061/2, 120202_5.0002.1060/2, 120202_5.0002.1057/2, 120202_5.0002.1056/2, 120202_5.0002.1055/4, 120202_5.0002.1052/2, 120202_5.0002.1051/2, 120202_5.0002.1048/4.	SKALA 1:1000	
Projektował: mgr inż. Barbara Pawełek-Siwa upr. Nr 110/2002 do projektowania bez ograniczeń w specjalności instalacyjnej w zakresie sieci, instalacji i urządzeń: wodociągowych i kanalizacyjnych, ciepłych, wentylacyjnych i gazowych	Podpis: <i>BP</i>	01.2023	
Sprawił: mgr inż. Agata Milewska upr. Nr MAP/0591/PWS/17 do projektowania bez ograniczeń w specjalności instalacyjnej w zakresie sieci, instalacji i urządzeń: wodociągowych i kanalizacyjnych, ciepłych, wentylacyjnych i gazowych	Podpis: <i>AM</i>	RYS. NR 1	